






LEGENDA SÍTÍ

-  NN NADZEMNÍ
-  NN PODZEMNÍ v chrániče
-  VODOVOD
-  KANALIZACE
-  SDĚLOVACÍ KABEL O2

LEGENDA POVRCHŮ

-  KOMUNIKACE, kamenný odsek 10-11cm

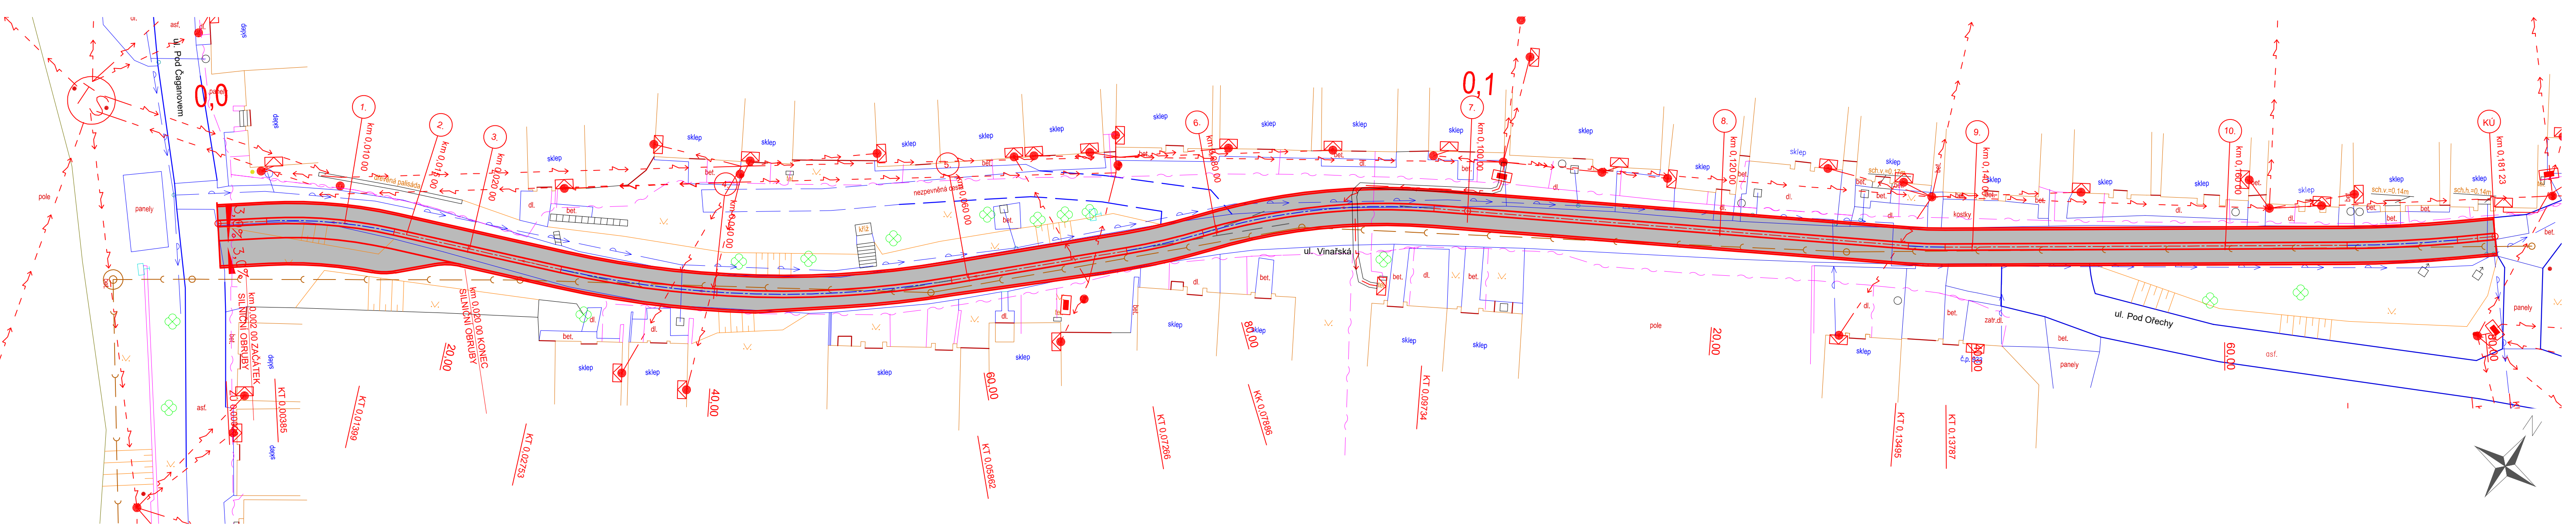

VYPRACOVAL A KRESLIL :	Ing. Štefančík Peter	ZODP. PROJEKTANT :	Ing. Štefančík Peter	Projekce DS s.r.o. Na Vyšňohé 3223, 69501 Hodonín IČ : 028 464 71, tel. 724152275 e-mail: projekce.ds@email.cz
STAVEBNÍ ÚRAD :	Hodonín	MÍSTO STAVBY :	Dolní Bojanovice	
INVESTOR :	OÚ Dolní Bojanovice, Hlavní 383, 69617 Dolní Bojanovice			
AKCE :	DOLNÍ BOJANOVICE - Rekonstrukce části ul. Vinařská			STUPEŇ : DSP
				DATUM : 08/2017
				FORMÁT : 4xA4
				MĚŘÍTKO : 1:250
PŘÍLOHA :	SITUACE			PŘÍLOHA č. C2.